

-140706 2-

STAROSTWO POWIATOWE w KOZIENICACH
Zespół ds. Koordynacji Usytuowania
Projektowanych Sieci Uzbrojenia Terenu
26-800 Koziencice, ul. Kochanowskiego 28
Lokalizację sieci wodociągowej i kanalizacji
sanitarnej z przyłączeniami
do dr. Kloda i Przydworzyce
uzgodniono PROTOKOLEM Nr 119/06 z dnia 26.05.2006

Z uzg. S. Mosty
mgr inż. Danuta Maider
PRZEWODNICZĄCY ZESPÓŁ

MAPA DO CELÓW PROJEKTOWYCH
w. KLODA
gm. Magnuszew
Skala 1:1000
Nr sekcji 124.241.183 i 231


czarnym 36 sztuk

1191-2/2005

Aktualność do 30.06.2005
w granicach lokalizacji:

-870555954
S.C. "GEOCOM"
USŁUGI GEO-KAR Komputer
ul. Warszawskiej 13
26-900 Koziencice, tel. 248.814.65-49
NIP 812-100-80-27

Z uzg. Starosty
Jan Michalak
p.o. Kierownik Gospodarstwa Pomocniczego
Powiatowego Ośrodka Dokumentacji
Geodezyjnej i Kartograficznej
w Koziencicach, ul. Sikorskiego 25

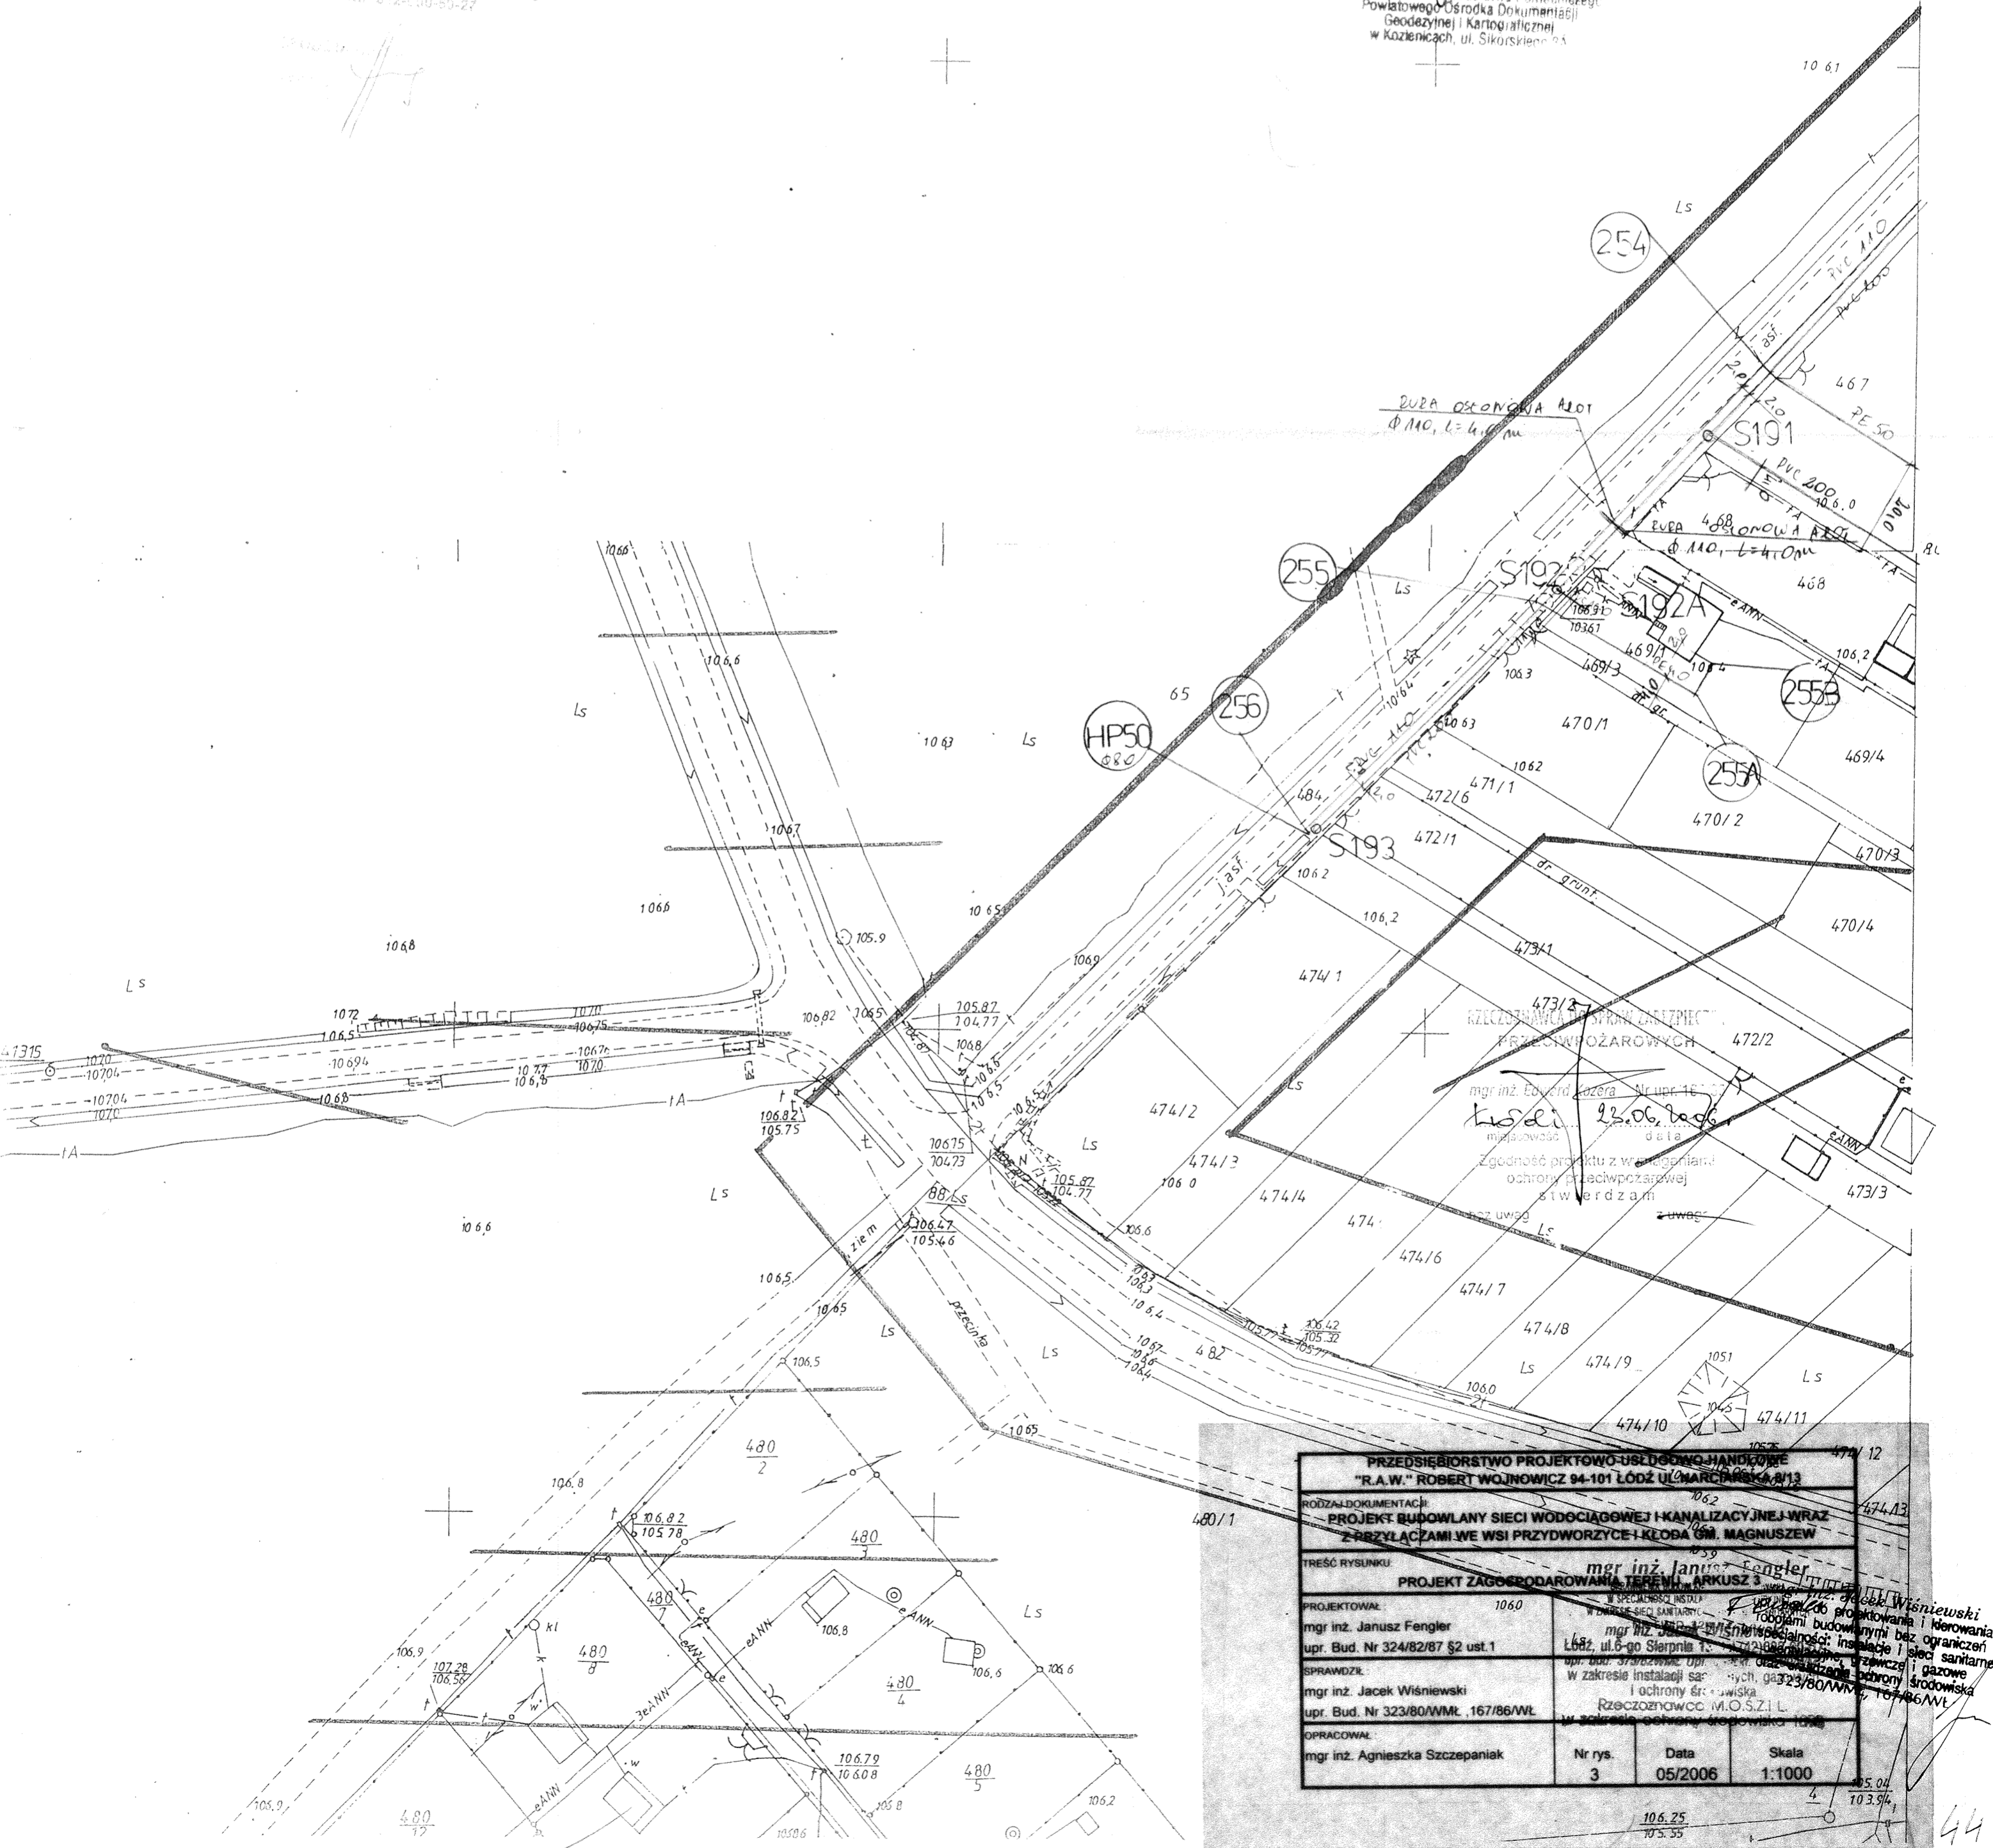

PRZEDSIĘSTWOSTWO PROJEKTOWO-USŁUGOWO HANDELOWE "R.A.W." ROBERT WOJNOWICZ 94-101 ŁÓDŹ UL. MARCHAŃSKA 8/13		
RODZAJ DOKUMENTACJI PROJEKT BUDOWLANY SIECI WODOCIĄGOWEJ I KANALIZACYJNEJ WRAZ Z PRZYŁĄCZAMI WE WSI PRYDWORZYCE-KŁODA GM. MAGNUSZEW		
TREŚĆ RYSUNKU mgr inż. Janusz Longier PROJEKT ZAGOSPODAROWANIA TERENU W WSI KLODA		
PROJEKTOWAŁ mgr inż. Janusz Fengler upr. Bud. Nr 324/82/87 §2 ust.1	WZAGŁĘBNIŁ mgr inż. Janusz Longier upr. Bud. 324/82/87 §2 ust.1	WZAGŁĘBNIŁ mgr inż. Janusz Longier upr. Bud. 324/82/87 §2 ust.1
SPRAWDZIŁ mgr inż. Jacek Wiśniewski upr. Bud. Nr 323/80/WMŁ. 167/86/WŁ	WZAGŁĘBNIŁ mgr inż. Jacek Wiśniewski upr. Bud. 323/80/WMŁ. 167/86/WŁ	WZAGŁĘBNIŁ mgr inż. Jacek Wiśniewski upr. Bud. 323/80/WMŁ. 167/86/WŁ
OPRACOWAŁ mgr inż. Agnieszka Szczepaniak	Nr rys. 3	Data 05/2006
		Skala 1:1000