


# Gm. MAGNUSZEW woj. radomskie

— KOLCJE PROJEKTOWANYCH SIECI KOD. I KAN. Z KABLAMI TELEKOMUNIKACYJNYMI  
 — OEA Z KABLAMI ENERGETYCZNYMI NALEZY ZABEZPIECZYĆ  
 NAKŁADAJĄC RURY DNODZIELNE AROT  $\phi 110$ , L=4.0 m

**MAPA DO CELÓW PROJEKTOWYCH**  
**w. KLODA**  
**gm. Magnuszew**  
**Skala 1:1000**  
**Nr sekcji 124.241.143**

Aktualność na dzień 26.05.2006  
 (w granicach terenów...)

S.C. "GEOCOM"  
 USŁUGI GEO-DAR Komputar  
 ul. Włocławska 13  
 26-900 Radom, tel. 143 014-65-49  
 NIP 812-000-80-27

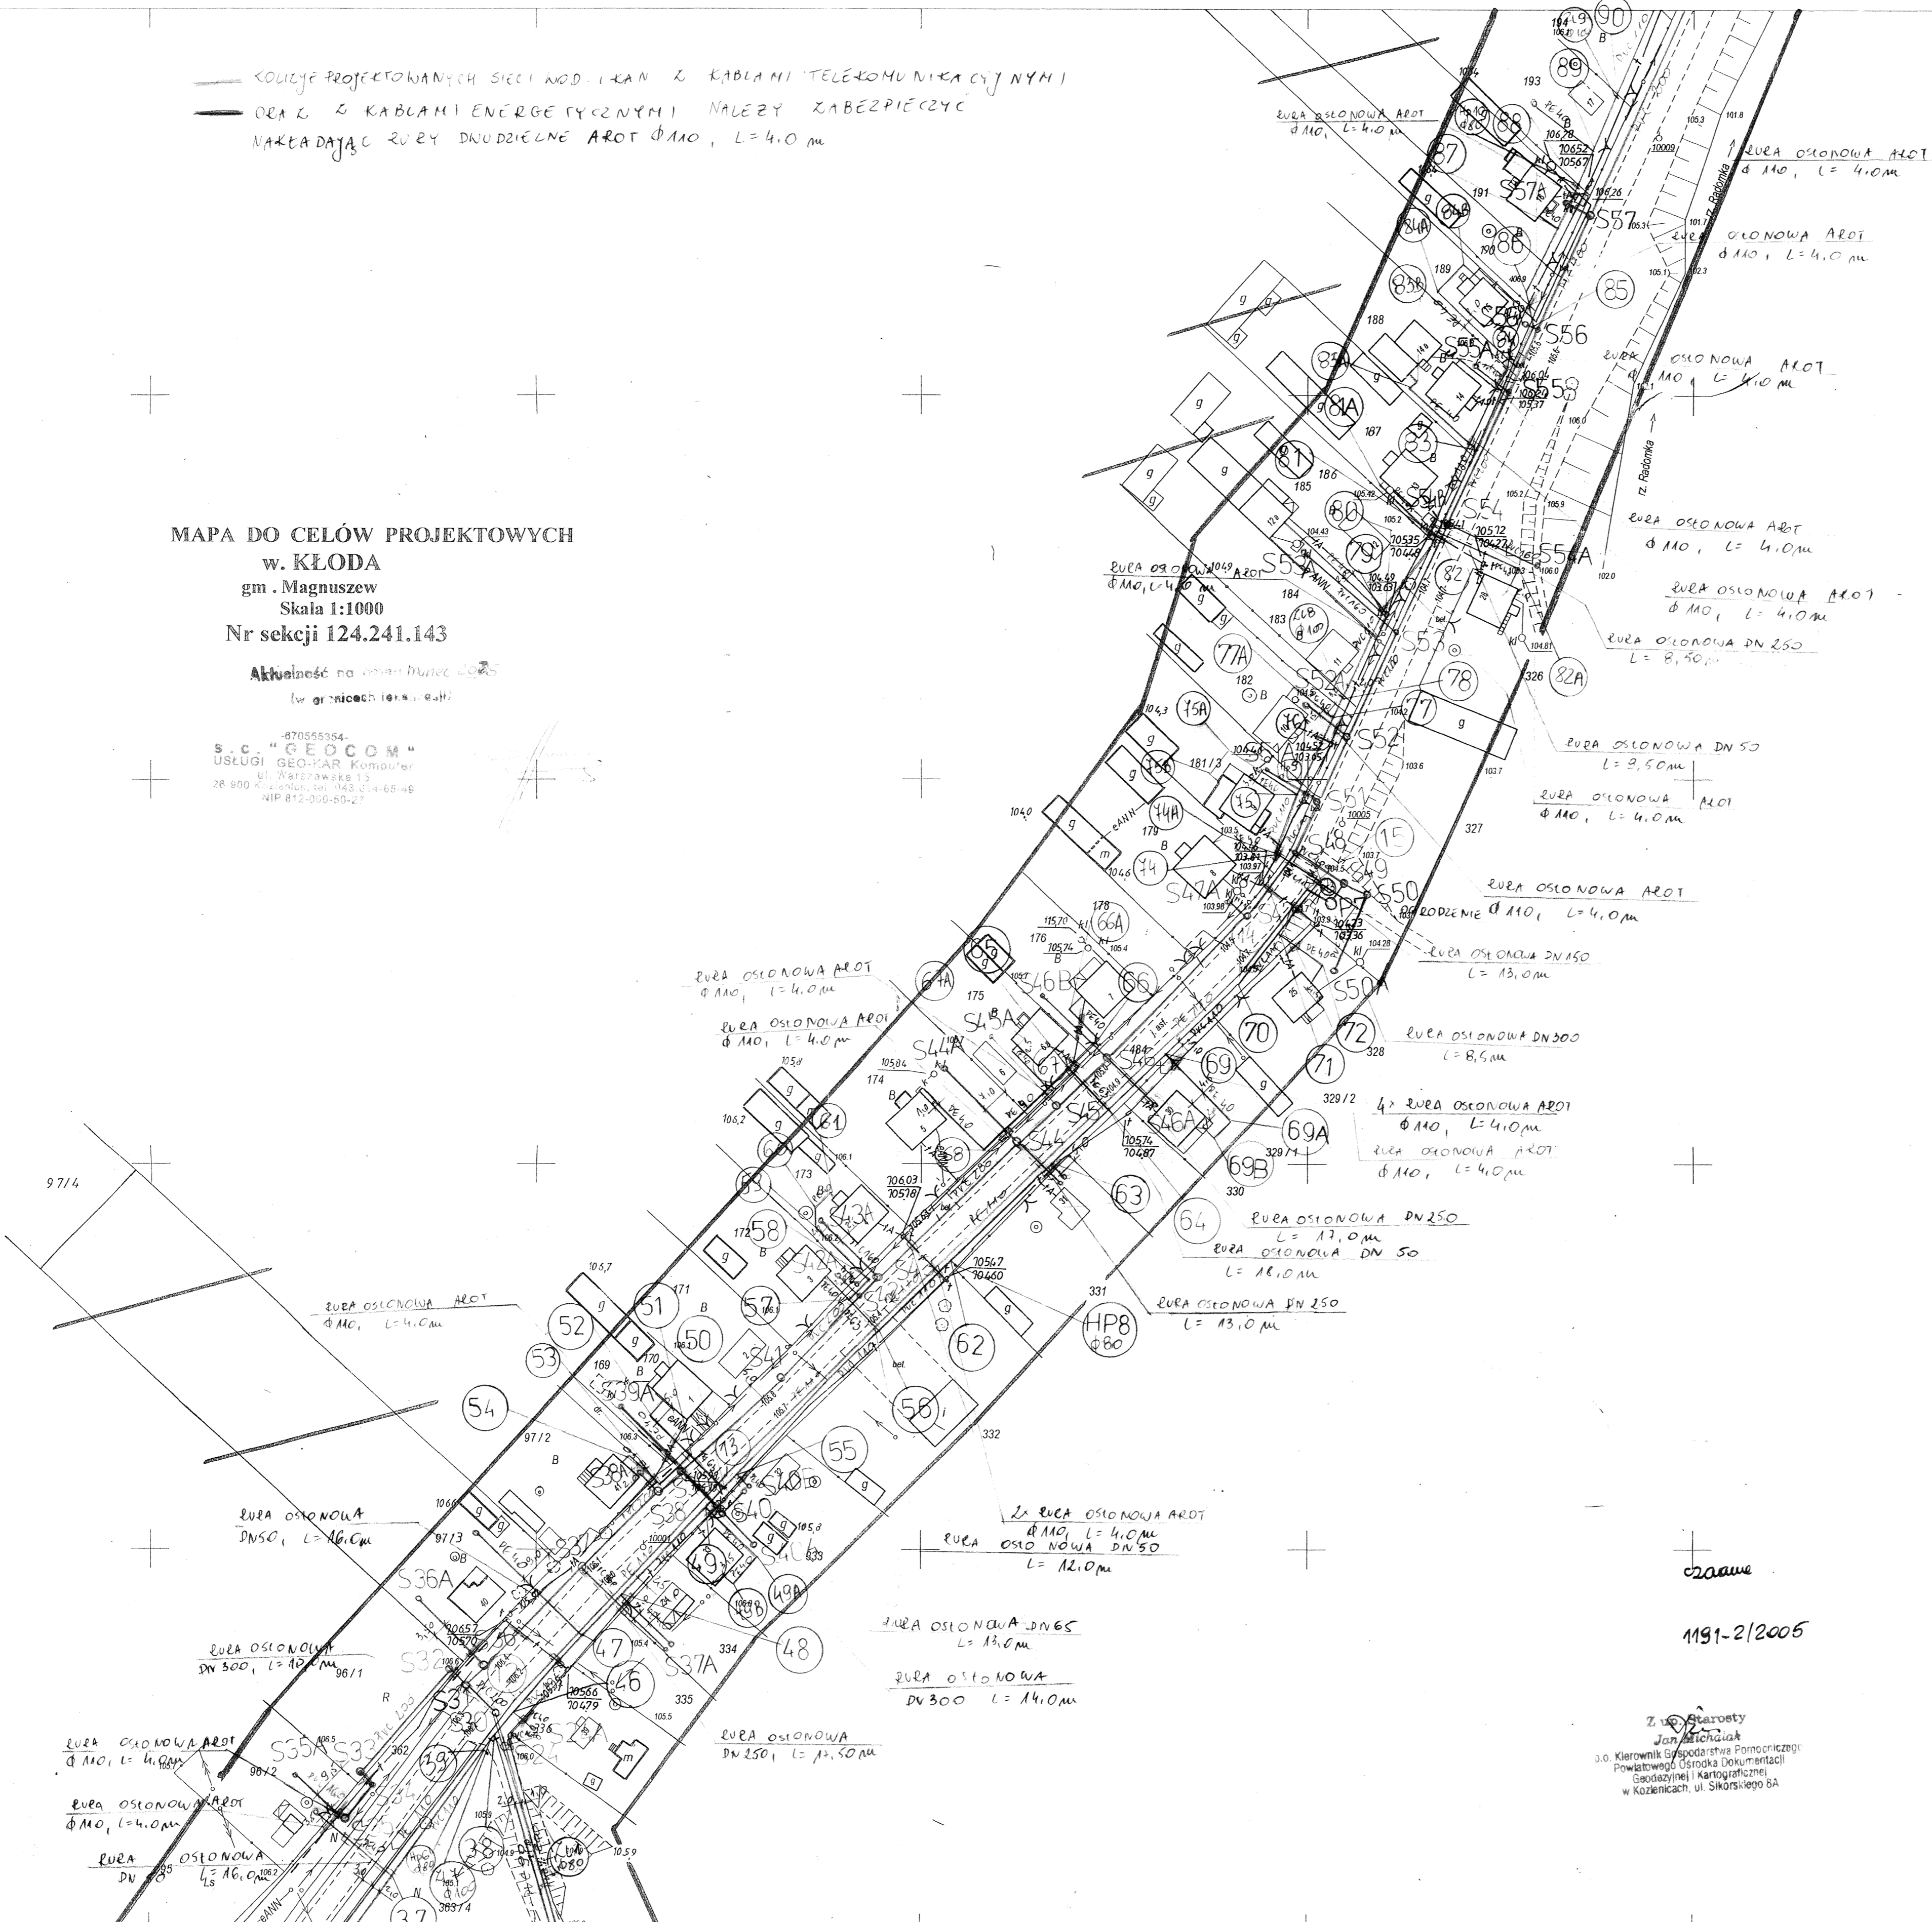

Starosta  
 26.05.2006  
 Kłoda

STAROSTWO POWIATOWE W KOZIENICACH  
 zespół ds. Kształtowania i Użytkowania  
 Projektowanych Sieci Użytkowania Terenu  
 26-900 Koziennice, ul. Włocławska 28  
 Lokalizacja: ul. Włocławska i kanalizacja  
 odf. sanitarna z przyłączami  
 dr. Kłoda i Przędziszewice  
 uzgodniono PROTOKOŁEM z dnia 26.05.2006  
 z urz. inż. Anny Strajder PRZEWIDUJ

czarna  
 1991-2/2006

Starosta  
 Jan Michałowski  
 3.0 Kierownik Głównego Biura Pomiarów i  
 Powiatowego Ośrodka Dokumentacji  
 Geodezyjnej i Kartograficznej  
 w Koziennicach, ul. Sikorskiego 6A

124.241.143  
 1:1000

**MAPA ZASADNICZA**  
 Założona w r. 1997 przez  
 USŁUGI GEODEZYJNE - Sławomir Dębowski

141
2
15

Gm. MAGNUSZEW woj. radomskie  
 wieś 1. Przędziszewice  
 2. KLODA

PRZEDSIĘBIORSTWO PROJEKTOWO-USŁUGOWO-HANDLOWE "R.A.W." ROBERT WOJNÓWICZ 94-101 ŁÓDŹ UL. NARCISZKA 8/3			
PROJEKT BUDOWLANY SIECI WODOCIĄGOWEJ I KANALIZACYJNEJ WRAZ Z PRZYŁĄCZAMI WE WSI PRZĘDZISZEWICE I KLODA Gm. MAGNUSZEW			
TREŚĆ RYSUNKU: PROJEKT ZAGOSPODAROWANIA TERENU, ARKUSZ 6			
PROJEKTOWAŁ: mgr inż. Janusz Fengler upr. Bud. Nr 324/82/87 52 ust.1	OPRACOWAŁ: mgr inż. Agnieszka Szczepaniak	Nr rys. 6	Data 05/2006
SPRAWDZIŁ: mgr inż. Jacek Wiśniewski upr. Bud. Nr 323/80/WMM.167/86/WNL	WZBUDZIŁ: mgr inż. Jacek Wiśniewski upr. Bud. Nr 323/80/WMM.167/86/WNL	Skala 1:1000	

mgr inż. Jacek Wiśniewski  
 upr. bud. do projektowania i kierowania  
 robotami budowlanymi bez ograniczeń  
 w specjalności: instalacje i sieci  
 wentylacyjne, grzewcze i gazowe  
 oraz urządzenia ochrony środowiska  
 WZBUDZIŁ: 323/80/WMM.167/86/WNL  
 w Radomiu (ul. Włocławska 28) w dniu 11.01.2006  
 Wpisane do ewidencji  
 w dn. 11.01.2006  
 JAKUSZ ARKUSZ  
 Teresa Kłopotowska