




















LEGENDA

UWAGI I OZNACZENIA:

-  – tablica rozdzielcza
-  – punkt oświetlenia sufitowy
-  – punkt oświetlenia sufitowy bryzgoszczelny
-  – punkt oświetlenia ścienny
-  – łącznik oświetlenia pojedynczy
-  – łącznik oświetlenia podwójny
-  – łącznik oświetlenia pojedynczy bryzgoszczelny
-  – łącznik oświetlenia świecznikowy podwójny
-  – łącznik krzyżowy
-  – gniazdo wtyczkowe pojedyncze
-  – gniazdo wtyczkowe pojedyncze bryzgoszczelne
-  – gniazdo wtyczkowe podwójne
-  – gniazdo wtyczkowe podwójne bryzgoszczelne
-  – wypust 1-fazowy
-  – wypust 3 fazowy zakończony puszką p/t 5x2,5 mm2
-  – gniazdo telewizyjne
-  – gniazdo telefoniczne
-  – gniazdo internetowe

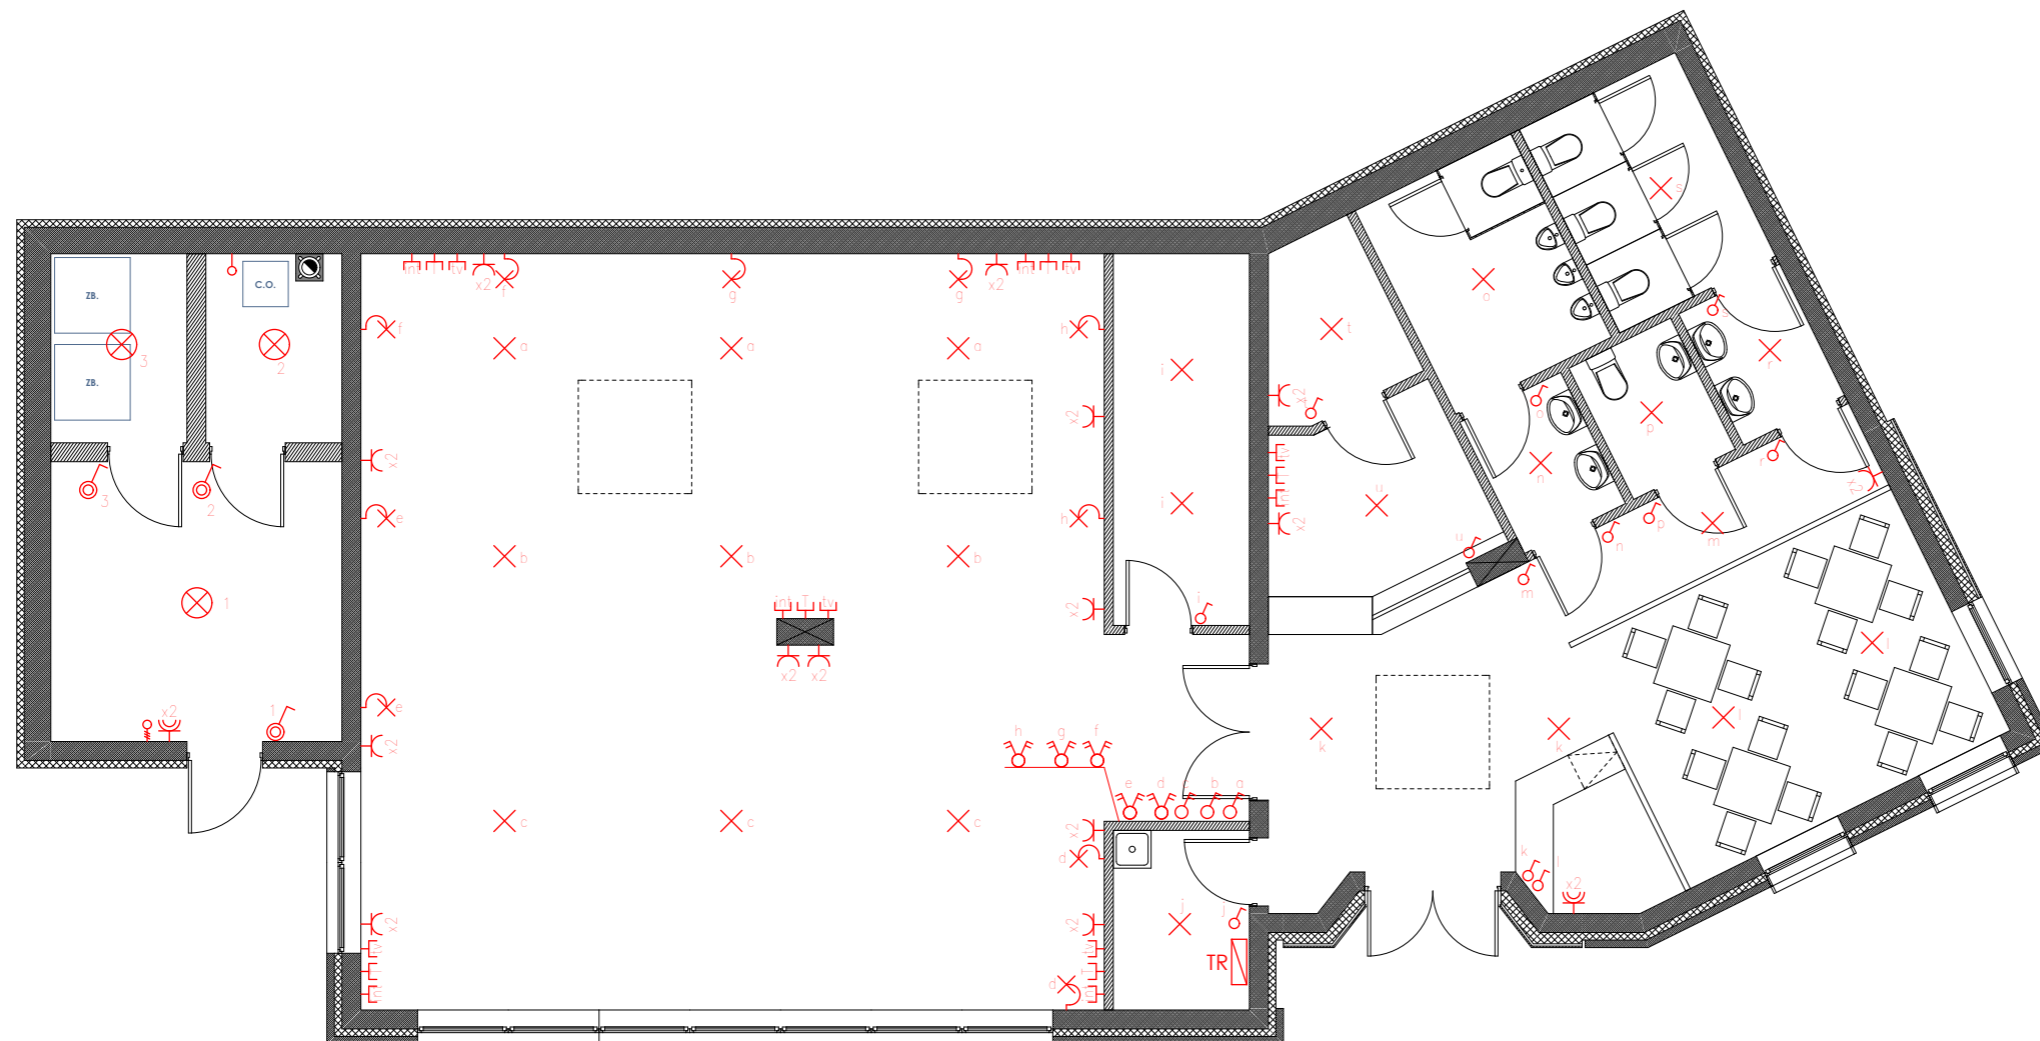

PROJEKTANT GENERALNY:
BARTOSZEWSKI
ARCHITEKTURA
 ul. Złoczowska 11, Warszawa, 03-972, (+48) 601 350 765, www.BiuroArchitektoniczne.com

PROJEKT:
PAWILON WYSTAWIENNICZO-HANDLOWO-USŁUGOWY,
 NA POTRZEBY SKANSENU MILITARNEGO
 I ARMII WOJSKA POLSKIEGO,
 dz. nr ew. 1690/1, obr. 0035, Mniszew, gm. Magnuszew

PROJEKTANT:
mgr inż. Sławomir Mizak
 upr. nr St-355/90

PODPIS:

SPRAWDZAJĄCY:

PODPIS:

RYСУNEK:

SCHEMAT INSTALACJI ELEKTRYCZNEJ

FAZA:
PROJEKT BUDOWLANY

INWESTOR:
URZĄD GMINY MAGNUSZEW
 ul. Saperów 24
 26-910 Magnuszew

ZESPÓŁ PROJEKTOWY:
mgr inż. arch. Wojciech Bartoszewski
mgr inż. arch. Rafał Laskowski
inż. Paweł Pietrak

PODPIS:

NUMER RYSUNKU: **IE - PB - 01 - A - 15**
 BRANŻA/FAZA: WERSJA: SEKCJA: NR. RYS.:

BRANŻA:
ELEKTRYCZNA

SKALA: **1:100** DATA: **30 lipy 2013** NR STR.: